


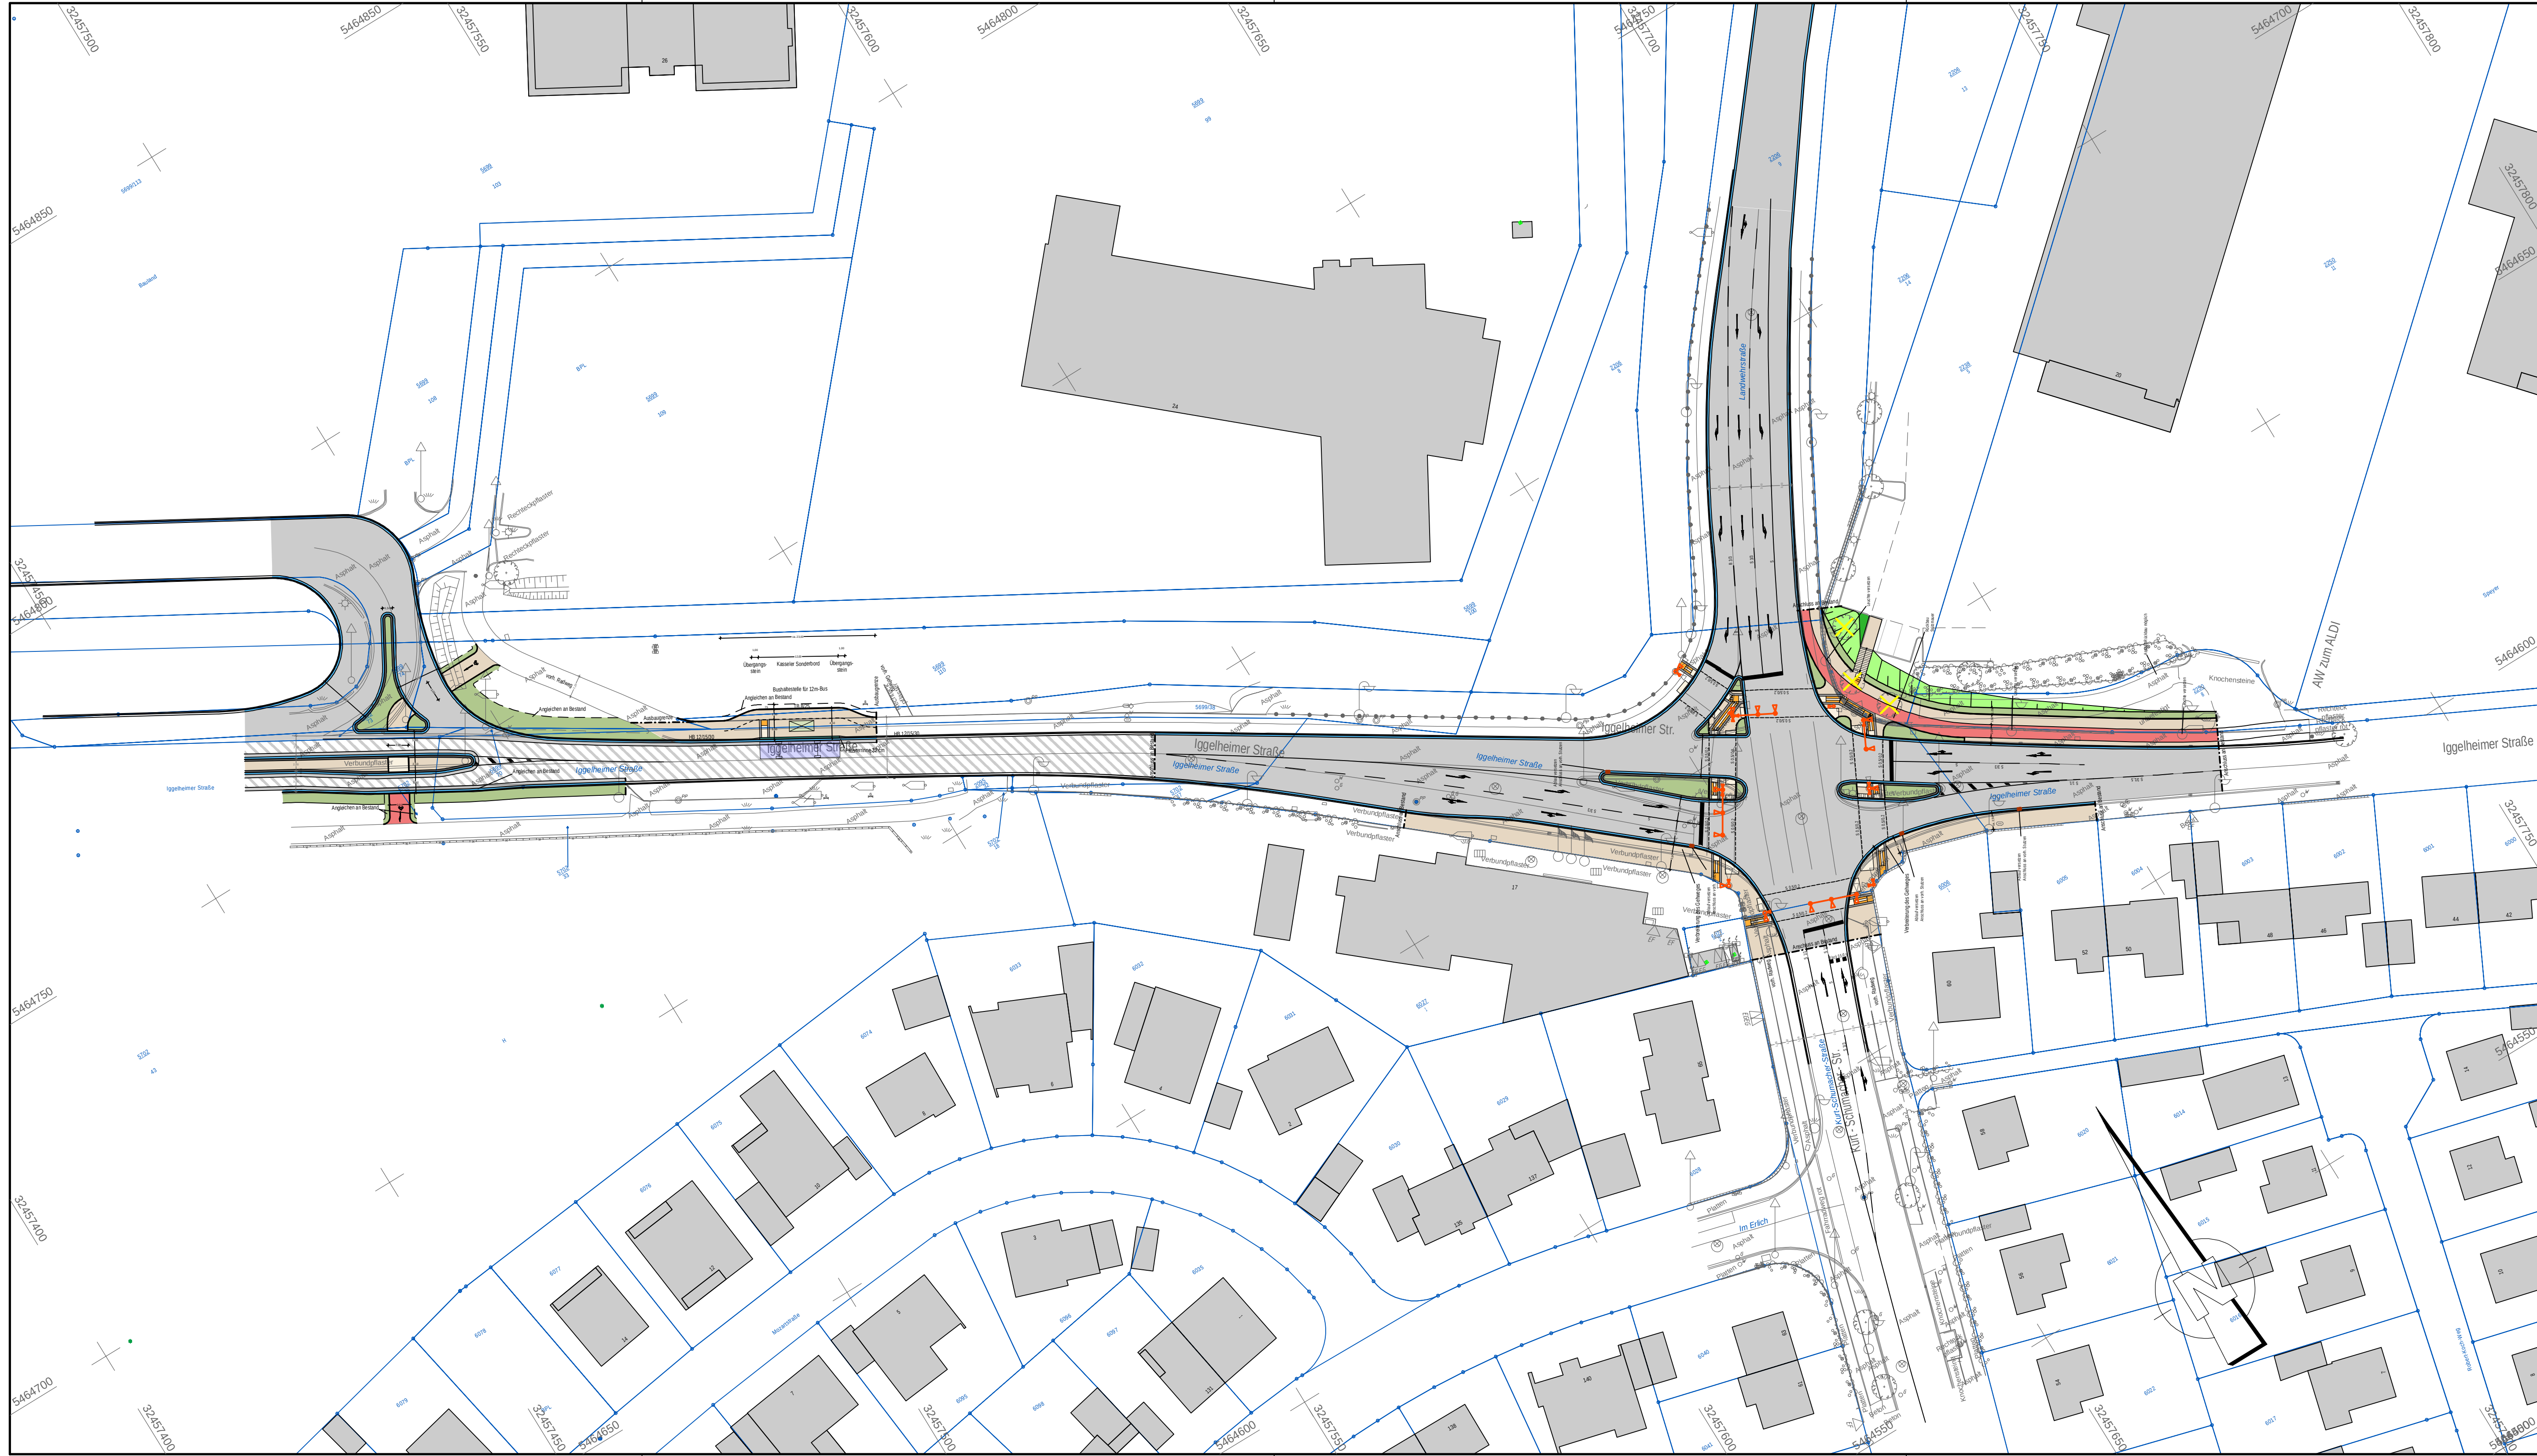

Polygonpunkte

Nr. 9090	x: 457899.8749	y: 5464513.4481	h= 103.1250	Nr. A5	x: 457610.6137	y: 5464683.1306	h= 104.1600
Nr. A1	x: 457647.6063	y: 5464588.4907	h= 104.6040	Nr. A6	x: 457569.6331	y: 5464711.5499	h= 103.5030
Nr. A2	x: 457652.5354	y: 5464643.5601	h= 104.8350	Nr. A7	x: 457517.0183	y: 5464726.2972	h= 103.0380
Nr. A3	x: 457729.4117	y: 5464613.0204	h= 103.1200	Nr. A8	x: 457501.7402	y: 5464773.0787	h= 102.5960
Nr. A4	x: 457674.5481	y: 5464645.1127	h= 104.8920	Nr. A9	x: 457500.6081	y: 5464774.5210	h= 102.6090

Planungslegende :

	Fahrbahn asphaltiert Vollausbau		Radweg		neuer Ablauf mit Station		LSA
	Fahrbahn asphaltiert Deckensanierung		Grünfläche Bankett		Bodenindikatoren		neue Leuchte
	Entwässerungsrinne		Kasseler Sonderbord		Baum entfällt		
	Gehweg		HB 15/30 RBRu 15/22 TB 10/22				

Die Rinnenmindeststängsneigung von 0.5% ist zwingend einzuhalten!

Bestandslegende :

	best. Revisionsschacht		best. Leuchte		best. Katastergrenze mit Grenzpunkt
	best. Straßenablauf		best. Bogenlampe		best. Gasleitung
	best. Sinkkasten		best. Lichtsignalanlage		best. Hochdruckgasleitung
	best. Unterflurhydrant		best. Hinweisschild		best. Fernwärmeleitung
	best. Oberflurhydrant		best. Verkehrsschild		best. Stromkabel
	best. Wasserschieber		best. Ortsschild		best. Steuerkabel
	best. Gasschieber		best. Haltestellenschild		best. Stromfreileitung
	best. Stahlgasmeter		best. Polygonpunkt		best. Starkstromleitung
	best. Stahrohrmast		best. Höhenfestpunkt		best. Wasserleitung
	best. Stahlbetonmast		best. Kilometerstein		best. Fernmeldekabel
	best. Holzmast		best. Grenzpunkt		best. Regenwasserkanal
	best. Fahnenmast		best. Laubbaum		best. Schmutzwasserkanal
	best. Schalkkasten		best. Nadelbaum		best. Drainageleitung
	best. Notruf		best. Hecke		best. Leitplanke

Lage des Katasters und der Leitungen nur informativ ! Leitungen nach Bestandsplänen der Leitungsträger. Stillgelegte Leitungen sind nicht dargestellt ! Die dargestellten Leitungen können auch Kabelpakete beinhalten. Detaillierte Darstellungen können den entsprechenden Unterlagen der Leitungsträger entnommen werden.

Auftraggeber	Stadt Speyer	
Projekt	Iggelheimer Straße - Landwehrstraße	Projekt-Nr. 52.079-3
Plan	Vorentwurf 3.1-1 Übersichtslageplan	Maßstab 1 : 500 116,0x44,6=0,517m²
Name	Datum	
bearb. AN	02/2017	Landauer Straße 56, 67346 Speyer Tel. 06232/6779-90 Fax. 06232/6779-99
gez. cl	02/2017	
gepr. AN	02/2017	

MODUS CONSULT
SPEYER GmbH

Landauer Straße 56, 67346 Speyer
Tel. 06232/6779-90 Fax. 06232/6779-99